

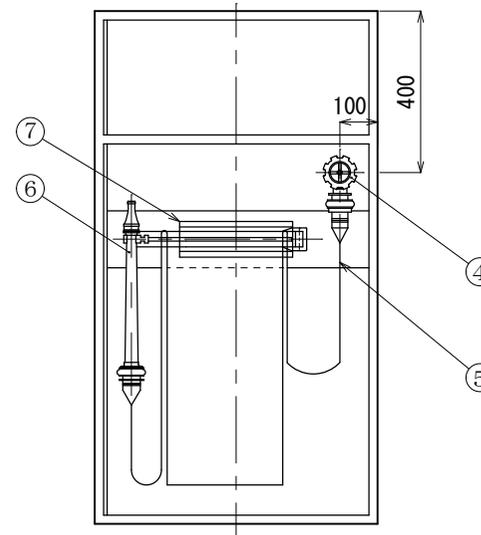
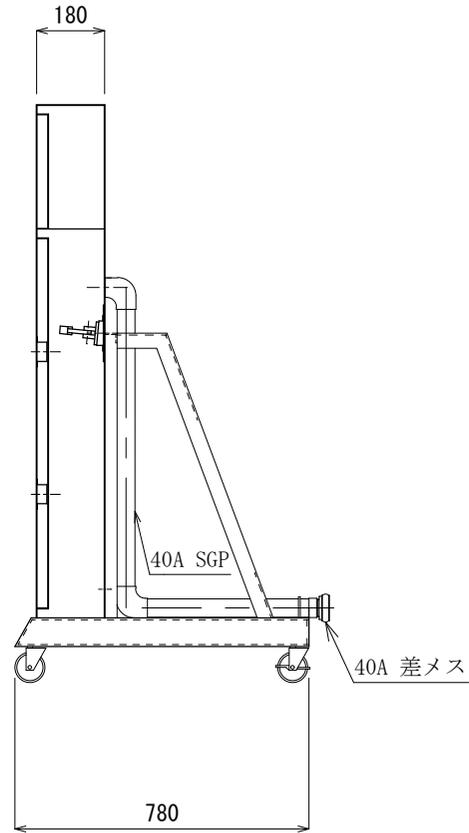


図面管理番号：F-001

※指定なき寸法公差は JISB0405 極粗級 (v) による。
 ※機能上差支えない箇所の多少の誤差や寸法差は、
 問題なしとする。

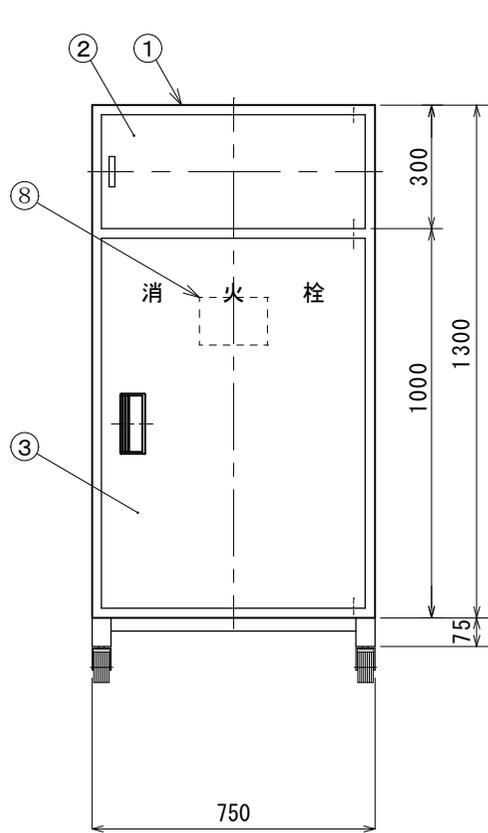

内部配置図

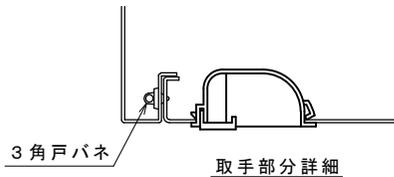

仕 様

放水圧力	0.17～0.7MPa
放水量	130L/min以上
ホース	消防用ホース
質量	約90kg
板金仕様	標準色:NY (マンテル2.5Y9/1相当)
本体・扉	SPCC 塗装 <input type="checkbox"/> 標準色 <input type="checkbox"/> 指定色

- 注 1. 発信機, 表示灯, 電鈴および非常電話は別手配です。
 2. 非常電話取付台は仕様を御指定下さい。
 3. 火報部の穴加工に関しては発信器・表示灯の図面を頂いてからの加工となります。

キャスター：5×40×75 L3×40×40

8	取扱説明シール	ポリエステル	下扉裏面
7	ホース架	ZDC	40A×22楯
6	ノズル	AC7A	40A
5	ホース		40A×15m×2本
4	消火栓開閉弁	CAC401	40A
3	下扉	仕様欄参照	
2	上扉	SPCC t1.6	
1	本体		

番号	名称	材質	記事
----	----	----	----

1号消火栓 (露出型)
 訓練用

設計	年月日	No.	
承認	検	設計	製
図番	S-3107		縮尺 ㄨ